



0.19 1.36  
0.19 2.81

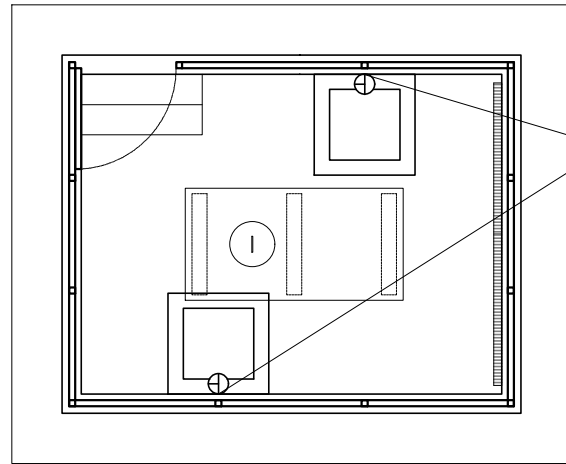

EXTINTORES PÓ ABC 6 Kg  
CAP. EXTINTORA 4A 20B:C


### LOCAÇÃO DOS EXTINTORES

PLANTA BAIXA  
ESC.: 1:75

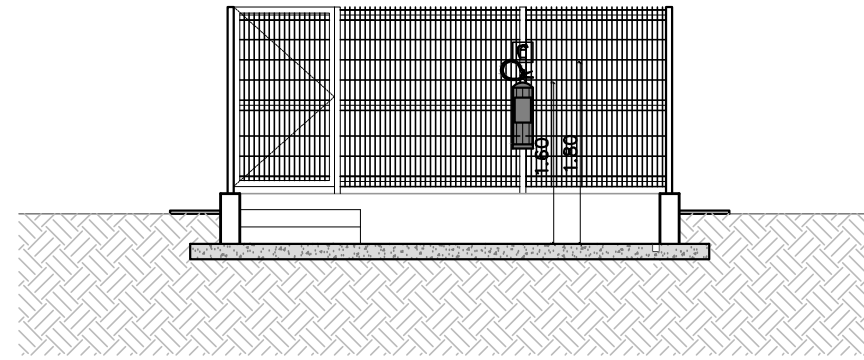

### FIXAÇÃO


DETALHE  
ESC.: 1:75

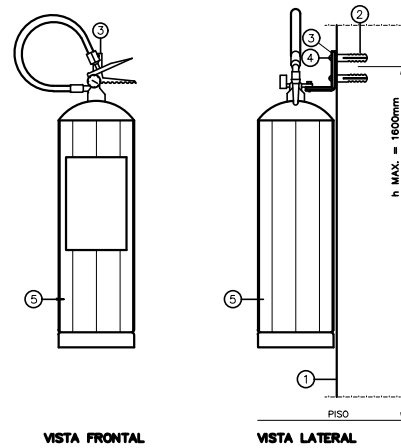

- ① PILARETE METÁLICO
- ② BUCHA TIPO SRS 590-8 SISA
- ③ SUPORTE
- ④ PARAFUSO CABECA REDONDA ROSCA SOBERBA SRS 520-8 SISA
- ⑤ EXTINTOR PORTÁTIL

### FIXAÇÃO DOS EXTINTORES


DETALHE 1  
ESC.: 1:20

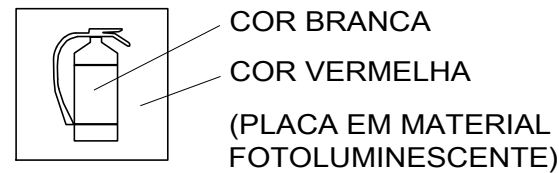

### SINALIZAÇÃO VERTICAL

DETALHE 2

0.15 0.70 0.15

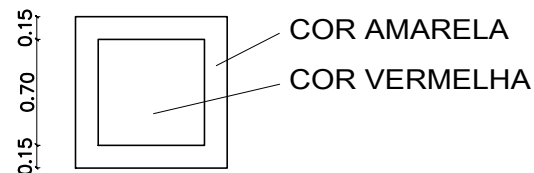

### SINALIZAÇÃO HORIZONTAL

DETALHE 3

REVISÃO Nº	ALTERAÇÃO	RESPONSÁVEL	DATA

Fundação Universidade de Brasília  
Centro de Planejamento Oscar Niemeyer

# PROJETO

PRÉDIO  
PROJETO - 08.01

PROJETO EXECUTIVO

INCÊNDIO

ESCALA: 1/100  
UNIDADE: METROS  
DATA: JUN/17  
DESENHO: EQUIPE  
COORD.: ARQ. JULIO CESAR L. A.

## PE-IN

## 01 / 01

EQUIPE: ENG. GUILHERME GOMES

CPD  
ABRIGO PARA RESERVATÓRIO  
PLANTA