

DETALHE 1
VALA
ESC.: 1: 20

LEGENDAS DAS CONEXÕES	
	Joelho 90° em ferro fundido DN 2"
	Luva de redução com flange DN 2" x 1" e 3" x 2"
	Registro de gaveta em aço galvanizado e flange em ferro fundido DN 2" e 3"
	Curva 90° em ferro fundido DN 1"
Nota 01	Conferir medidas no local.

02	MODIFICAÇÃO NA TUBULAÇÃO E ADEQUAÇÃO DO CARIMBO	GUILHERME G.	07/07/2017
01	MODIFICAÇÃO DA BASE DE ARQUITETURA E ADEQUAÇÃO DO CARIMBO	ARQ. TALITA P.	25/05/2017
REVISÃO Nº	ALTERAÇÃO	RESPONSÁVEL	DATA

TUBULAÇÃO DE ÓLEO DIESEL
PLANTA BAIXA
ESC.: 1: 75

ABRIGO PARA RESERVATÓRIO

Fundação Universidade de Brasília
Centro de Planejamento Oscar Niemeyer

CPD
PROJETO - 07.14

PROJETO EXECUTIVO

ÓLEO DIESEL


ESCALA: 1/75
UNIDADE: METROS
DATA: JUL/17
DESENHO: EQUIPE
COORD.: ARQ. JULIO CESAR L. A.

PE-OD

01 / 02

EQUIPE: ENG. DANILO VIEIRA
ENG. GUILHERME GOMES

CPD
ABRIGO PARA RESERVATÓRIO
PLANTA E DETALHE

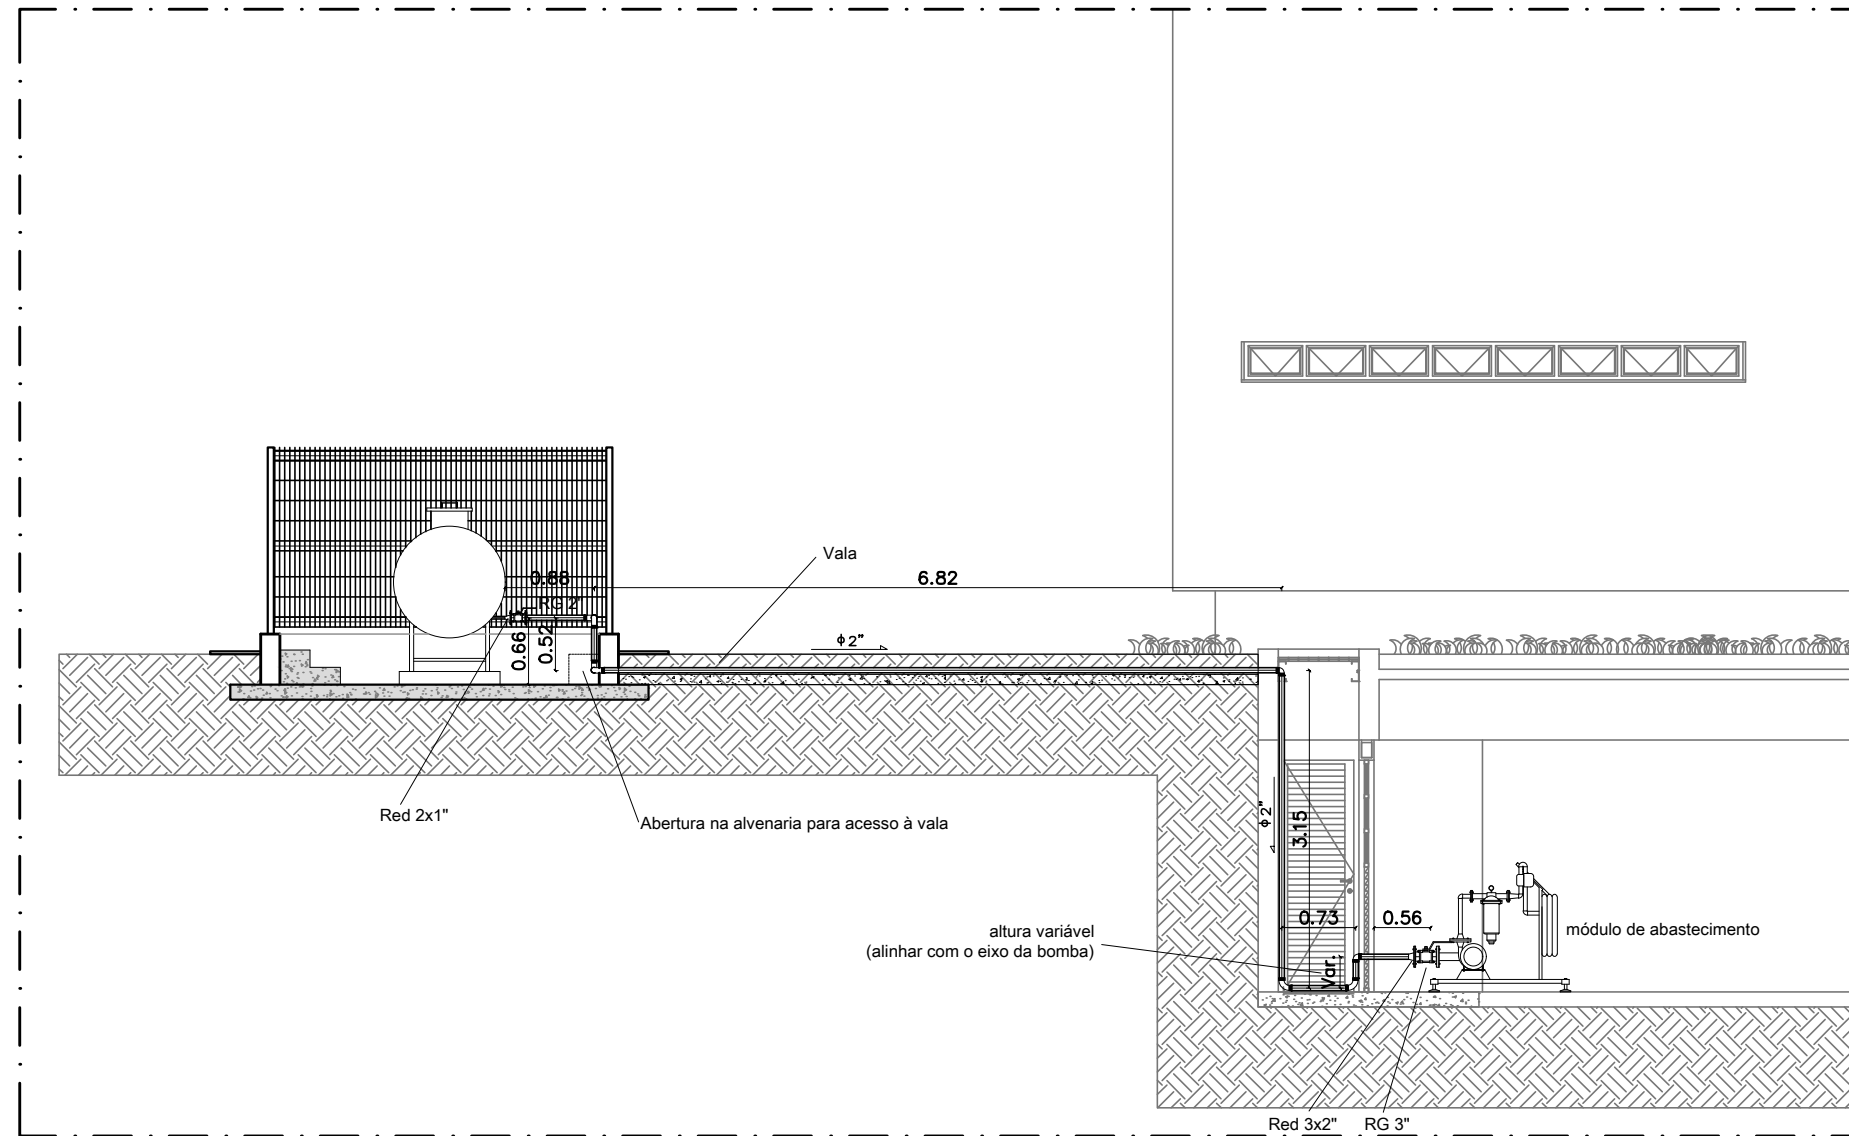

LEGENDAS DAS CONEXÕES		
		Joelho 90° em ferro fundido DN 2"
		Luva de redução com flange DN 2" x 1" e 3" x 2"
		Registro de gaveta em aço galvanizado e flange em ferro fundido DN 2" e 3"
		Curva 90° em ferro fundido DN 1"
Nota 01		Conferir medidas no local.

TUBULAÇÃO DE ÓLEO DIESEL
CORTE TRANSVERSAL
ESC.: 1:75

02	MODIFICAÇÃO NA TUBULAÇÃO E ADEQUAÇÃO DO CARIMBO	GUILHERME G.	07/07/2017
01	MODIFICAÇÃO DA BASE DE ARQUITETURA E ADEQUAÇÃO DO CARIMBO	ARQ. TALITA P.	25/05/2017
REVISÃO Nº	ALTERAÇÃO	RESPONSÁVEL	DATA

 Fundação Universidade de Brasília Centro de Planejamento Oscar Niemeyer	
ABRIGO PARA RESERVATÓRIO	CPD PROJETO - 07.14
PROJETO EXECUTIVO	ÓLEO DIESEL
ESCALA: 1/75 UNIDADE: METROS DATA: MAI/17 DESENHO: EQUIPE COORD.: ARQ. JULIO CESAR L. A.	<div style="font-size: 2em; font-weight: bold; margin-bottom: 10px;">PE-OD</div> <div style="font-size: 3em; font-weight: bold; margin-bottom: 10px;">02 / 02</div> CPD ABRIGO PARA RESERVATÓRIO CORTE E DETALHE